


NOTA: Sectorización incompleta en algunos recintos por cerramiento de cristal no RF o rejillas

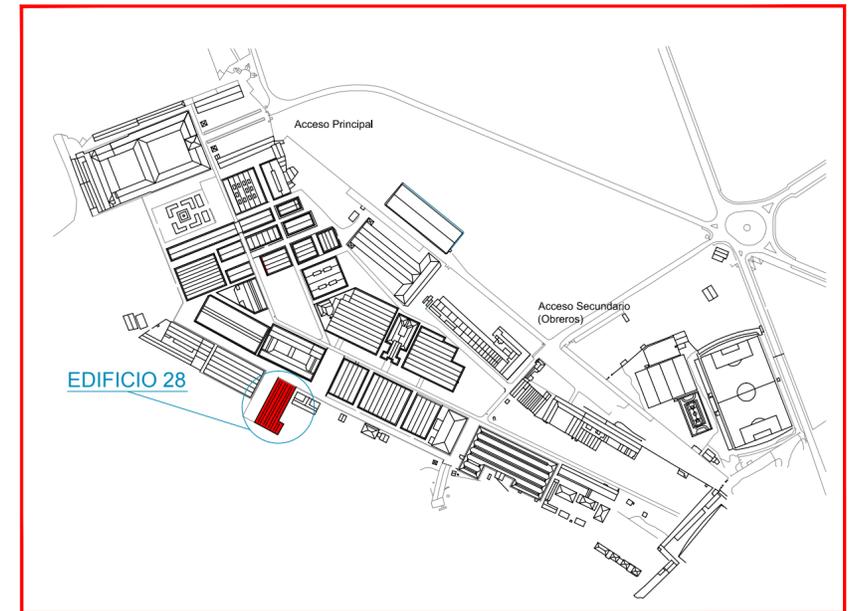

LEYENDA	
	VIA DE EVACUACION PRINCIPAL
	VIA DE EVACUACION ALTERNATIVA
	SECTOR DE INCENDIO
	EXTINTOR DE POLVO POLIVALENTE 21A 113B
	EXTINTOR DE CO <sub>2</sub>
	BOCA DE INCENDIO EQUIPADA
	CUADRO ELECTRICO
	CENTRAL DE DETECCION DE GAS
	CENTRAL DE DETECCION Y ALARMA
	EXTINTOR DE CO <sub>2</sub> MONTADO SOBRE CARRO
	PULSADOR DE ALARMA
	DETECCION DE HUMOS
	DETECCION DE GAS
	SISTEMA FIJO DE EXTINCION POR POLVO POLIVALENTE
	ALUMBRADO DE EMERGENCIA Y SEÑALIZACION
	RESISTENCIA AL FUEGO
	BARRA ANTIPANICO
	ACCESO A EDIFICIO
	POBLACION
	POBLACION ALTERNATIVA
	POBLACION QUE EVACUA POR SALIDA SEÑALADA
	LOCAL RIESGO ESPECIAL

SEÑALIZACION	
	SALIDA

	DENOMINACION <b>PLAN DE AUTOPROTECCIÓN</b> <b>EDIFICIO - 28</b> <b>(CENTRAL TERMICA)</b> <b>PLANTA BAJA</b>	ESCALA: 1 / 150 DIBUJADO: B. PRADAS ABRIL-14 COMPROB: A. GOMEZ ABRIL-14 APROBADO: A. GOMEZ ABRIL-14
	CLIENTE  <b>FABRICA DE ARMAS DE TOLEDO</b>	 FIRMADO: A. GOMEZ PLANO Nº <b>29</b>