



**LEYENDA**

	VIA DE EVACUACION PRINCIPAL		CUADRO ELECTRICO		PULSADOR DE PARO
	VIA DE EVACUACION ALTERNATIVA		ALUMBRADO DE EMERGENCIA Y SEÑALIZACION		AVISADOR DE ALARMA POR MEDIOS ACUSTICOS
	SECTOR DE INCENDIO		PULSADOR DE ALARMA		BARRA ANTIPANICO
	EXTINTOR DE POLVO POLIVALENTE EFICACIA 27A 183B		CENTRAL DETECCION GAS		RESISTENCIA AL FUEGO
	EXTINTOR DE CO <sub>2</sub> EFICACIA 34B		PLANO DE "USTED ESTA AQUI"		SALIDA DE EDIFICIO
	SISTEMA FLUJO DE EXTINCION POR FE-13		PULSADOR DE PARO Y DISPARO		POBLACION
	DETECCION DE HUMOS		BOCA DE INCENDIO EQUIPADA DE 25mm Ø		POBLACION ALTERNATIVA
	DETECCION DE GAS		BOTIQUIN		L.R.E. LOCAL RIESGO ESPECIAL
	DETECCION DE GAS				

	<b>PLAN DE AUTOPROTECCIÓN</b> <b>PLANTA SOTANO</b> <b>EDIFICIO ORIGINAL CEU</b>	ESCALA: 1 / 200 DIBUJADO B. PRADAS OCTUBRE-11 COMPROB. R. MORENO OCTUBRE-11 APROBADO A. GOMEZ OCTUBRE-11
	 CAMPUS DE TALAVERA DE LA REINA CEU TALAVERA DE LA REINA Avda. Real Fábrica de Sedas, s/n - Talavera de la Reina (TOLEDO)	FIRMADO: R. MORENO FIRMADO: A. GOMEZ PLANO Nº <b>03</b>

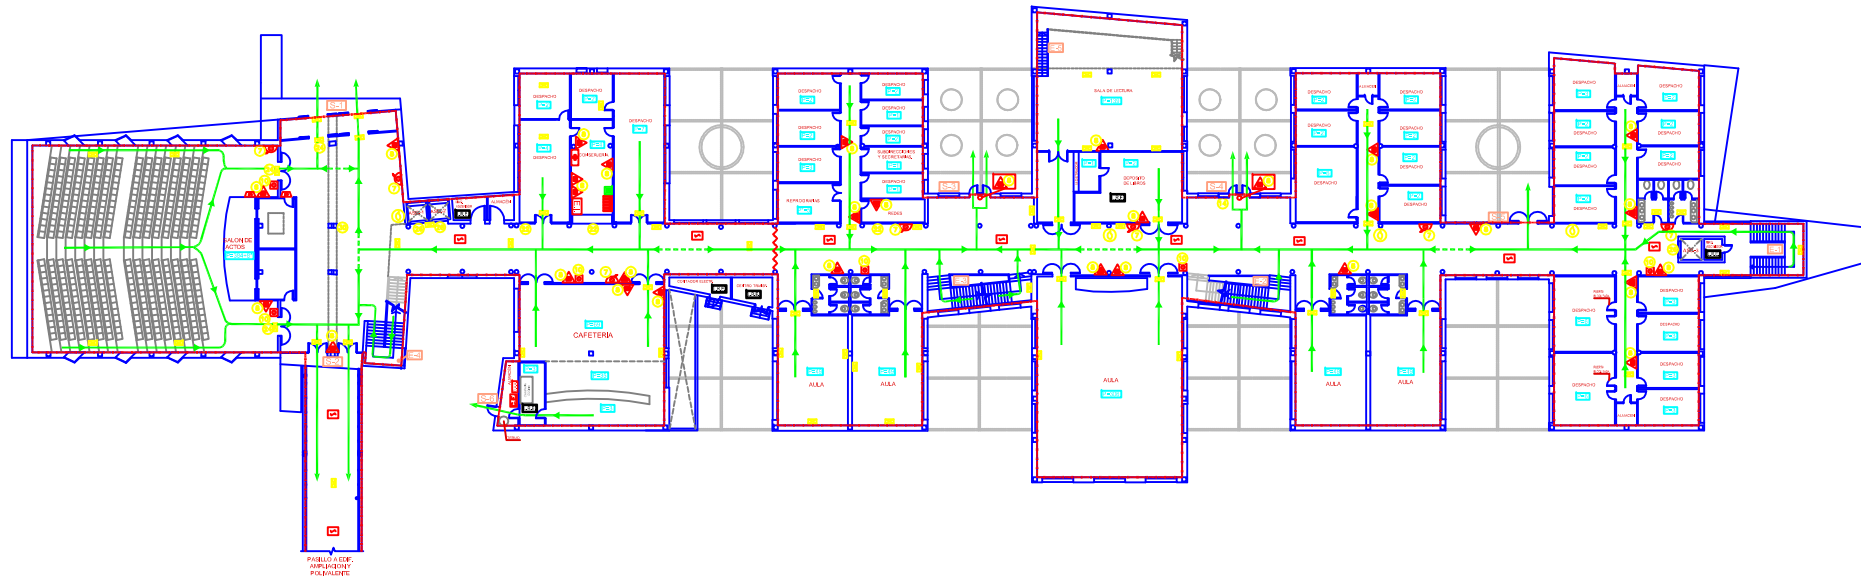

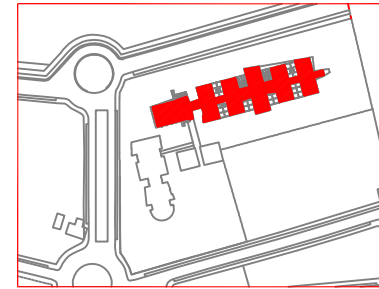

**LEYENDA**

	VIA DE EVACUACION PRINCIPAL		CUADRO ELECTRICO
	VIA DE EVACUACION ALTERNATIVA		ALUMBRADO DE EMERGENCIA Y SEÑALIZACION
	SECTOR DE INCENDIO		AVISADOR DE ALARMA POR MEDIO ACUSTICOS
	CORTINA DE AGUA		ARMARIO EQUIPO DE INTERVENCION
	EXTINTOR DE POLVO POLIVALENTE EPKAGAZ 21x118		BARRA ANTIPANICO
	EXTINTOR DE CO <sub>2</sub> EFICAZIA 10B		RESISTENCIA AL RUIDO
	DETECCION DE HUMOS		SALIDA DE EDIFICIO
	CENTRAL DE EXTINCION		ACCESO A EDIFICIO
	PULSADOR DE ALARMA		ESCALERA
	BOTIQUIN		POBLACION
	BOCA DE INCENDIO EQUIPADA DE 25mm Ø		POBLACION ALTERNATIVA
	PULSADOR ACTIVACION DE CORTINA DE AGUA		LOCAL RESERVA ESPECIAL

**SEÑALIZACION**


	CLIENTE: <b>UCLM</b> UNIVERSIDAD DE CANTALUJA MURCIA	ESCALA: 1/200 AUTORIZACION:
	PLAN DE AUTOPROTECCION PLANTA BAJA EDIFICIO ORIGINAL CEU	CAMPUSES DE TALAVERA DE LA REINA CEU TALAVERA DE LA REINA Avda. Real Fábrica de Seda, s/n - Talavera de la Reina (TOLEDO)